



ISTITUTO DI ISTRUZIONE SUPERIORE "CARLO PISACANE" SAPRI

ORDINAMENTO LICEALE: CLASSICO - MUSICALE - SCIENTIFICO
ORDINAMENTO PROFESSIONALE: I.P.S.A.S.R. - I.P.S.E.O.A.

Via Gaetani, snr - 84073 SAPRI (SA) - C.M.: SAIS011002 - C.F.: 84001780653 - Tel. 0973-391325 - Fax: 0973/604477
-web: www.iispiacanesapri.gov.it - e-mail: sais011002@istruzione.it



LEGENDA SIMBOLOGIA			
Descrizione	Simbolo grafico	Descrizione	Simbolo grafico
Manichetta antincendio		Direzione per via d'uscita	
Estintore		Quadro elettrico	
Uscita d'emergenza		Lampade d'emergenza	
Direzione per via d'uscita		PUNTO DI RACCOLTA	
Porta d'emergenza		Attacco V.V.-F.F.	
Pulsante allarme incendio		BLS-D(DEFIBRILLATORE)	
Registro Antincendio			

LEGENDA PIANO DI EVACUAZIONE				PUNTO DI RACCOLTA Zona di concentrazione
Ambienti	PRIORITA'	PERCORSO	Uscita di emergenza	
PIANO RIALZATO Tutti gli ambienti	nessuna	ROSSO (Flusso B)	USCITA B	
Aule 10-11-12 Laboratorio Tecnico	②	ROSSO (Flusso A)	USCITA A	
PIANO 1° Aule 7-8-9	nessuna	VERDE SCURO	USCITA E	
Aule 13-14-15-16	nessuna	MAGENTA	SCALA ANTINCENDIO	
Aule 17-18	nessuna	VERDE SCURO	USCITA E	
PIANO 2° Aule 19-20-21-22-23-24-25-26	nessuna	MAGENTA (Flusso B)	SCALA ANTINCENDIO	
AULA MAGNA	nessuna	MARRONE	USCITA C	
AULE 2-3	nessuna	MARRONE	USCITA F	

PUNTO DI RACCOLTA

R.S.P.P.

SCALA ANTINCENDIO

USCITA E

PIANTA PIANO RIALZATO
SCALA 1: 200




PUNTO DI RACCOLTA

PUNTO DI RACCOLTA

USCITA F

USCITA C

osservatore

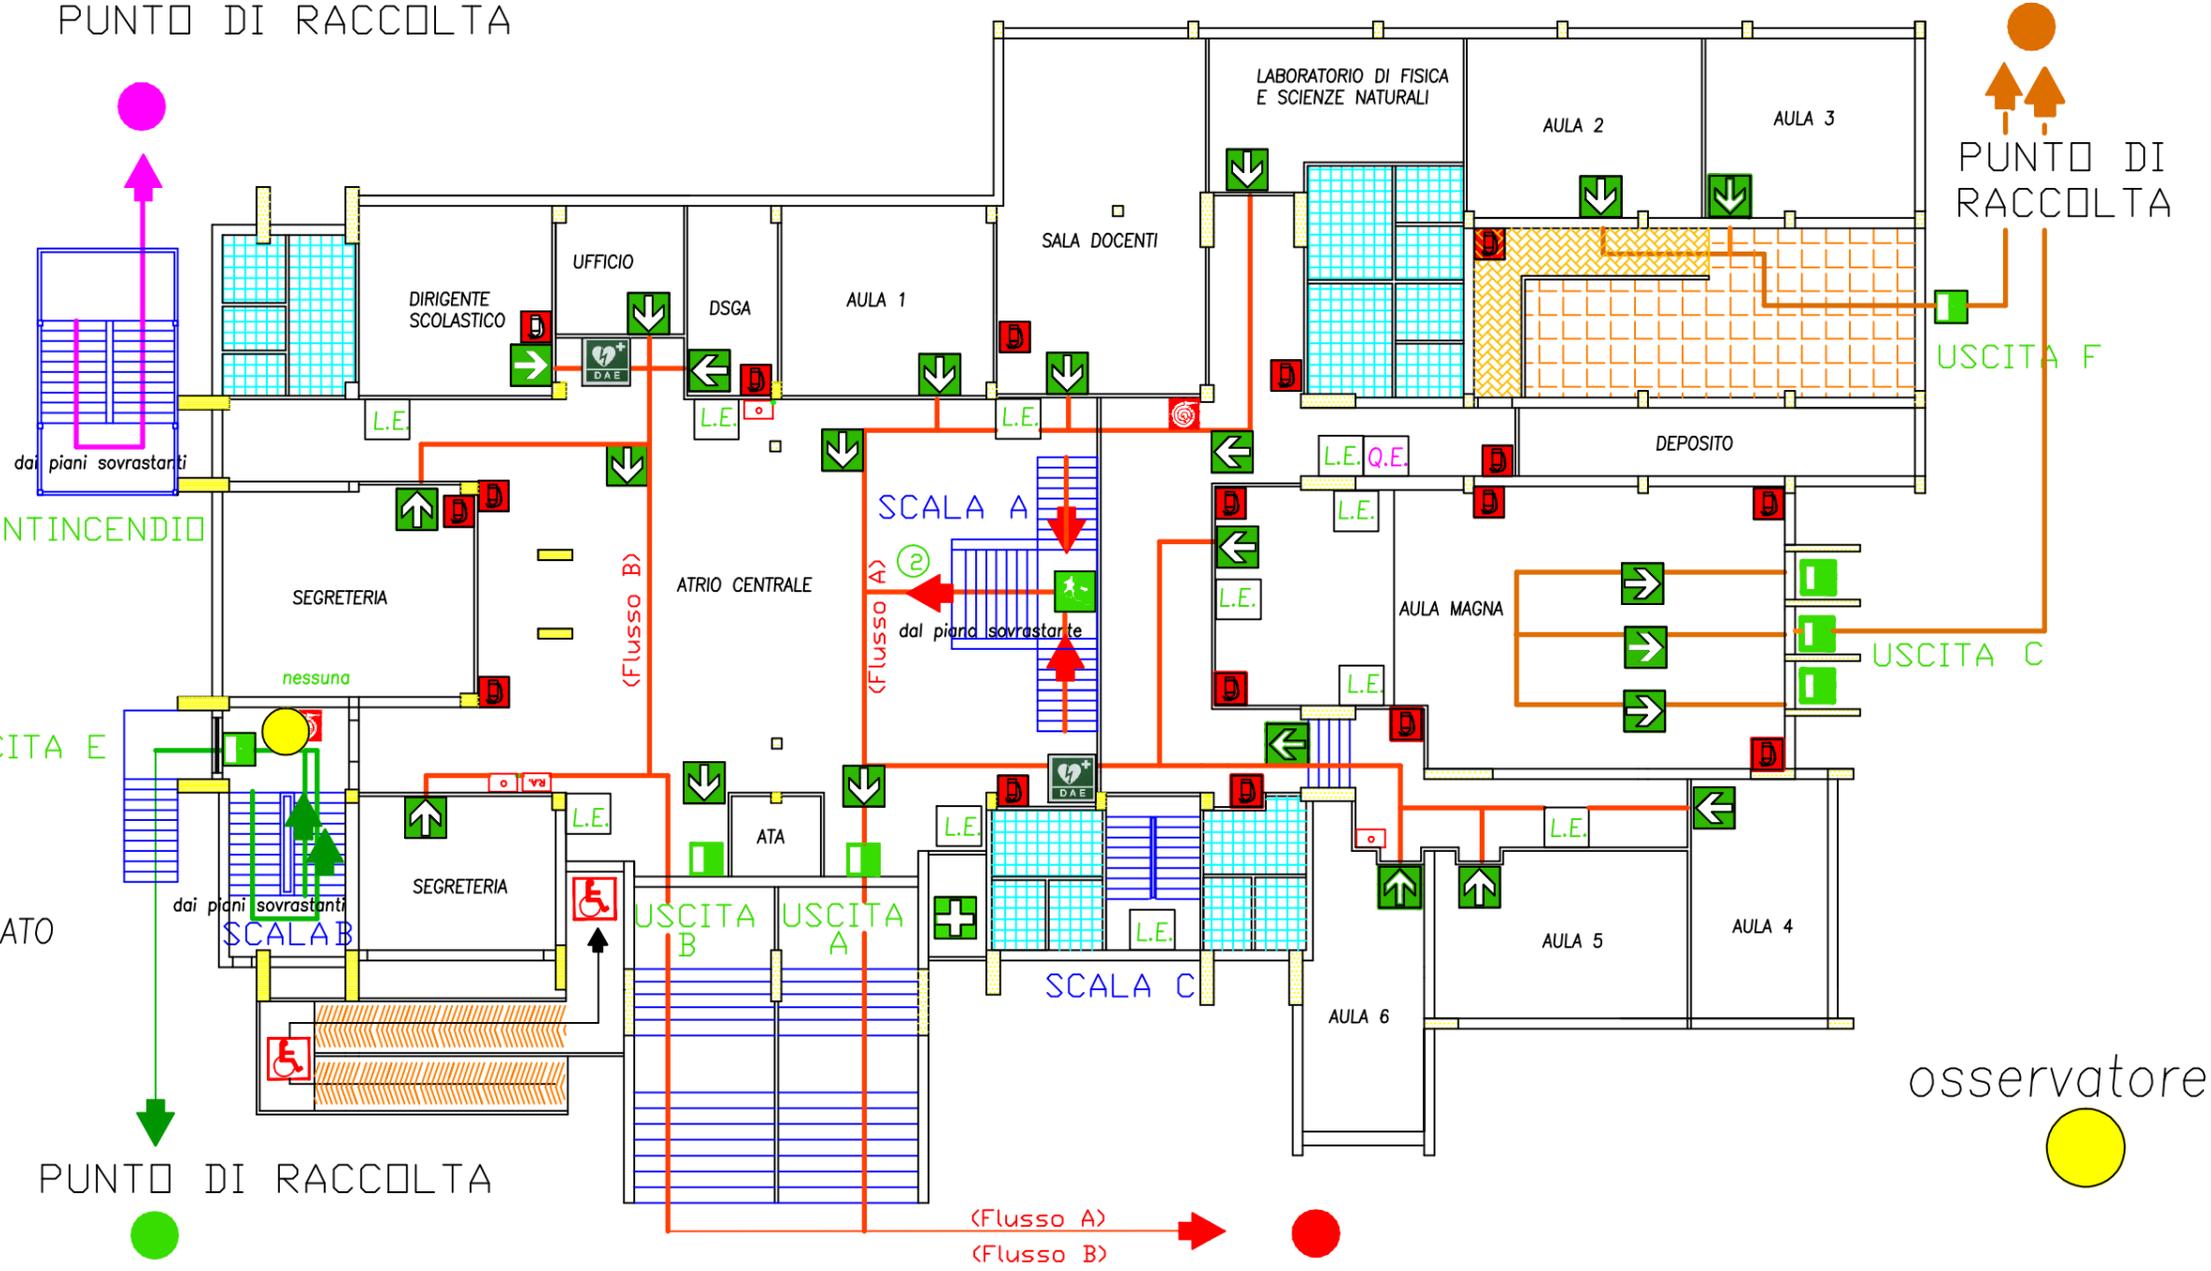

(Flusso A)
(Flusso B)